




PÔDORYS 3.NADZEMNÉHO PODLAŽIA M1:100

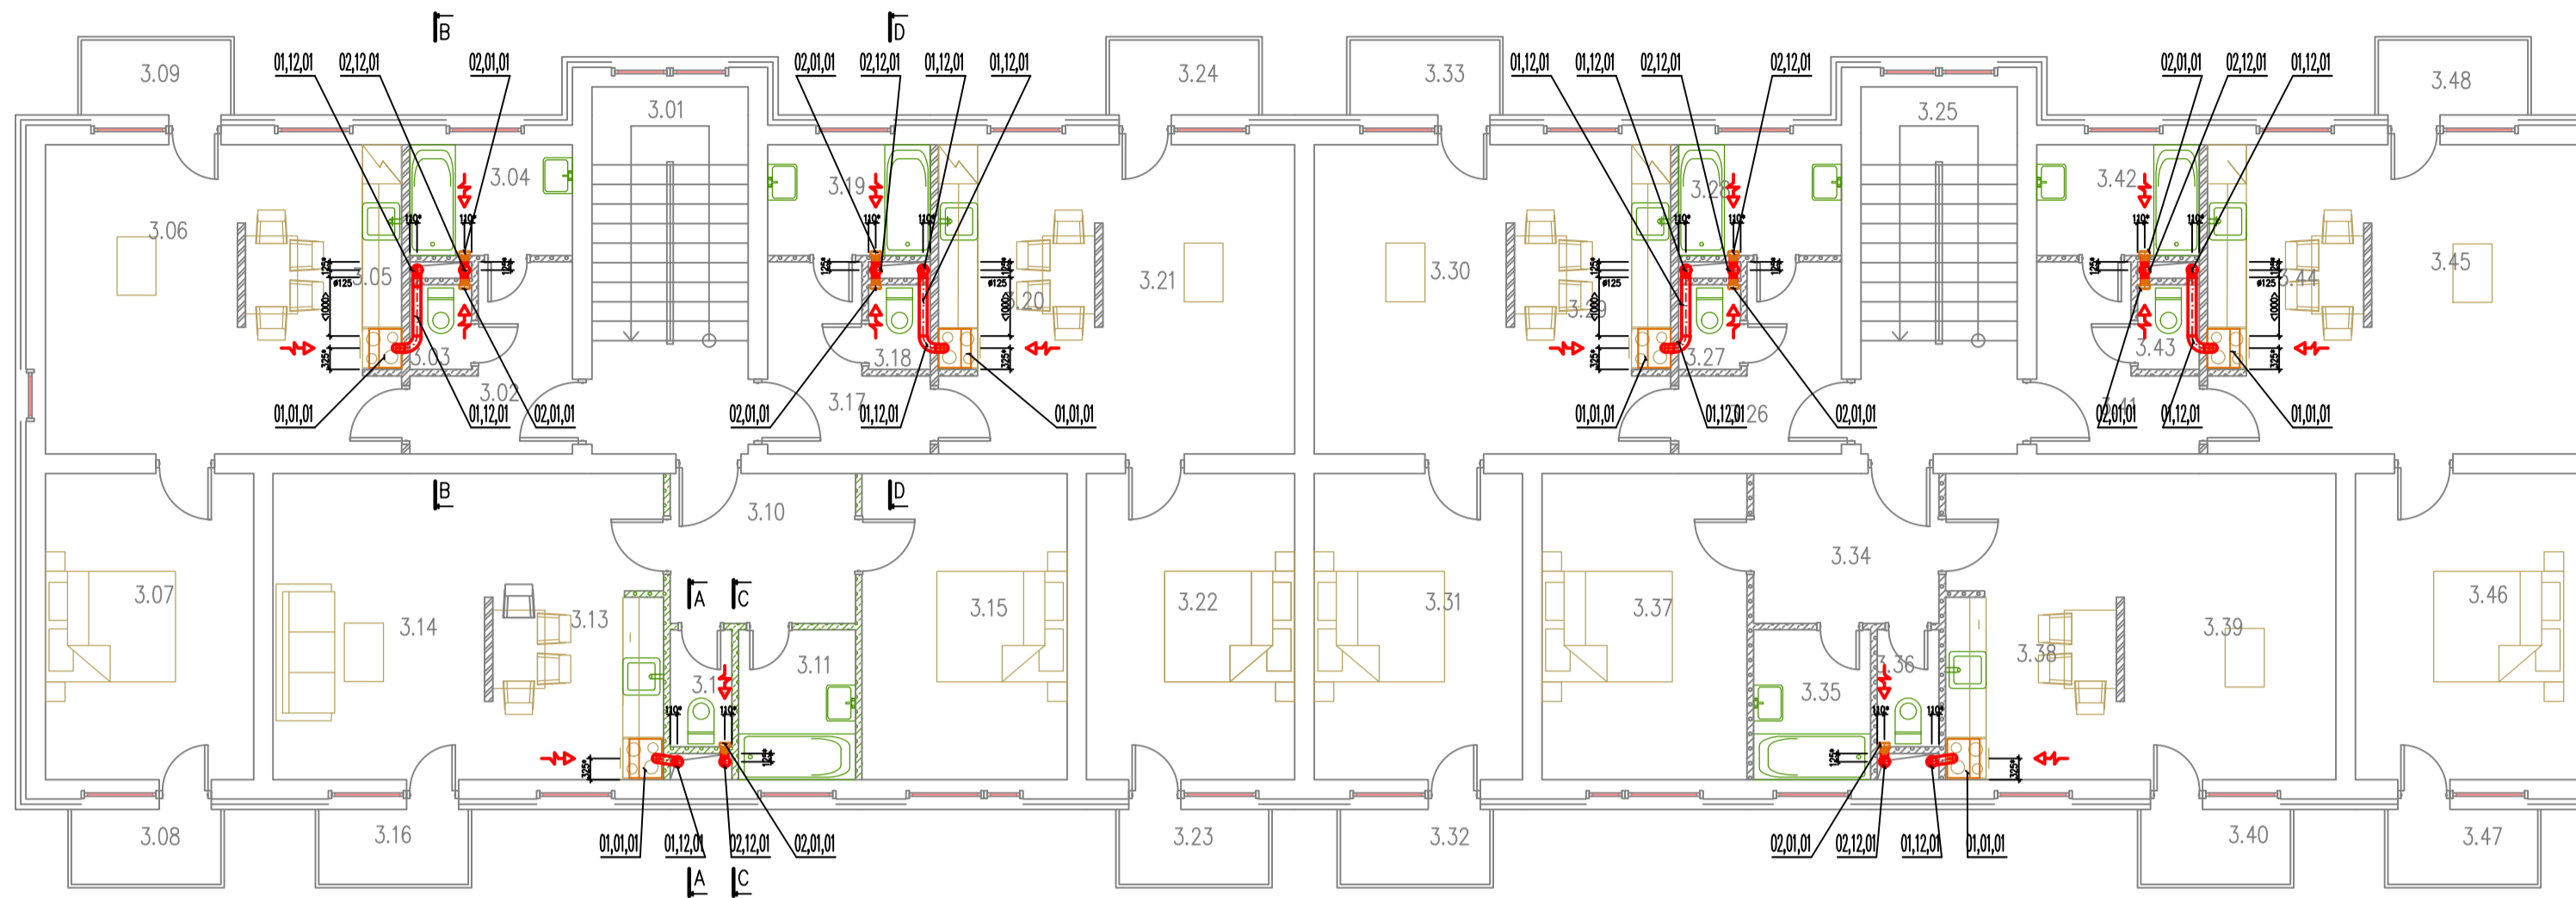

PÔDORYS 2.NADZEMNÉHO PODLAŽIA M1:100

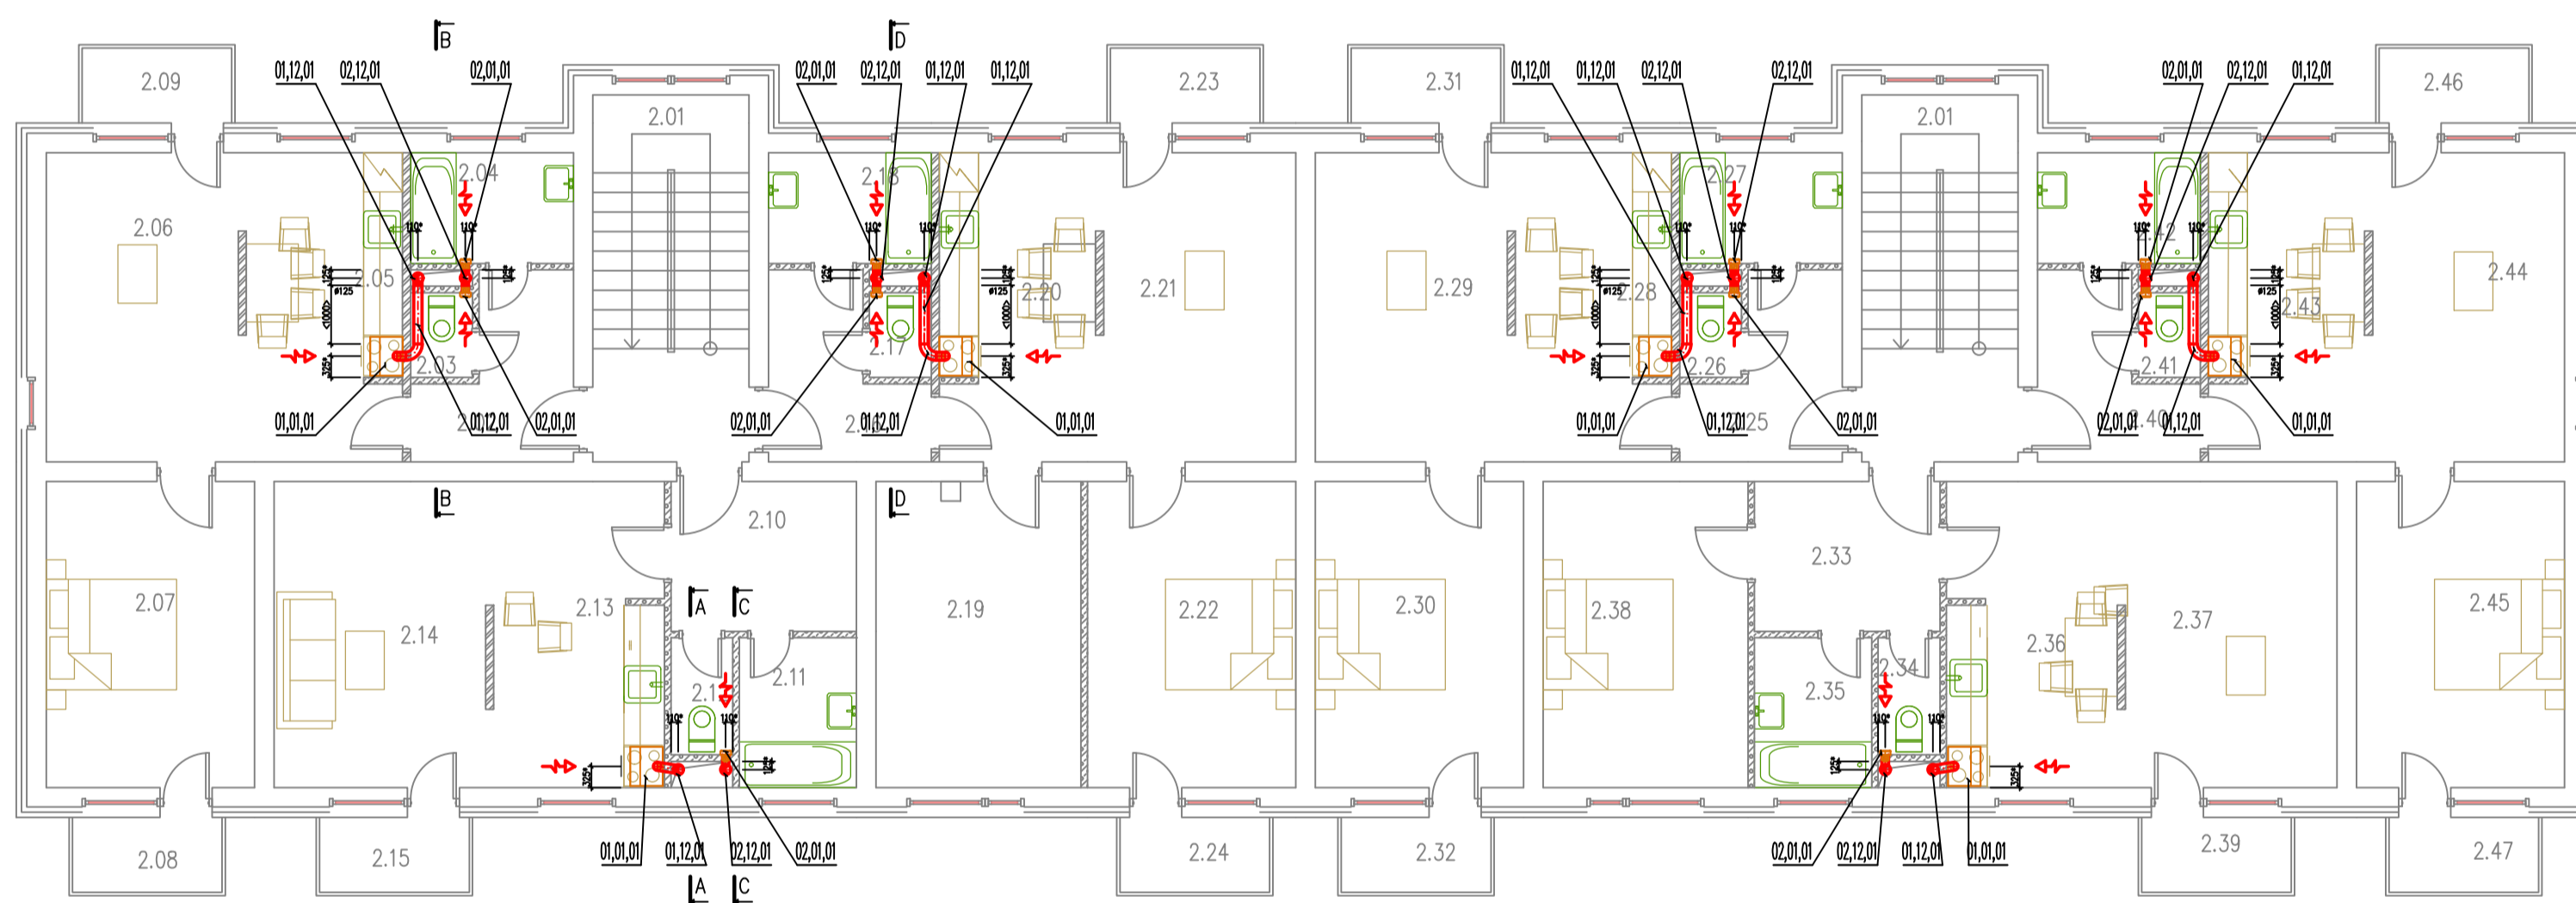

PÔDORYS 1.NADZEMNÉHO PODLAŽIA M1:100

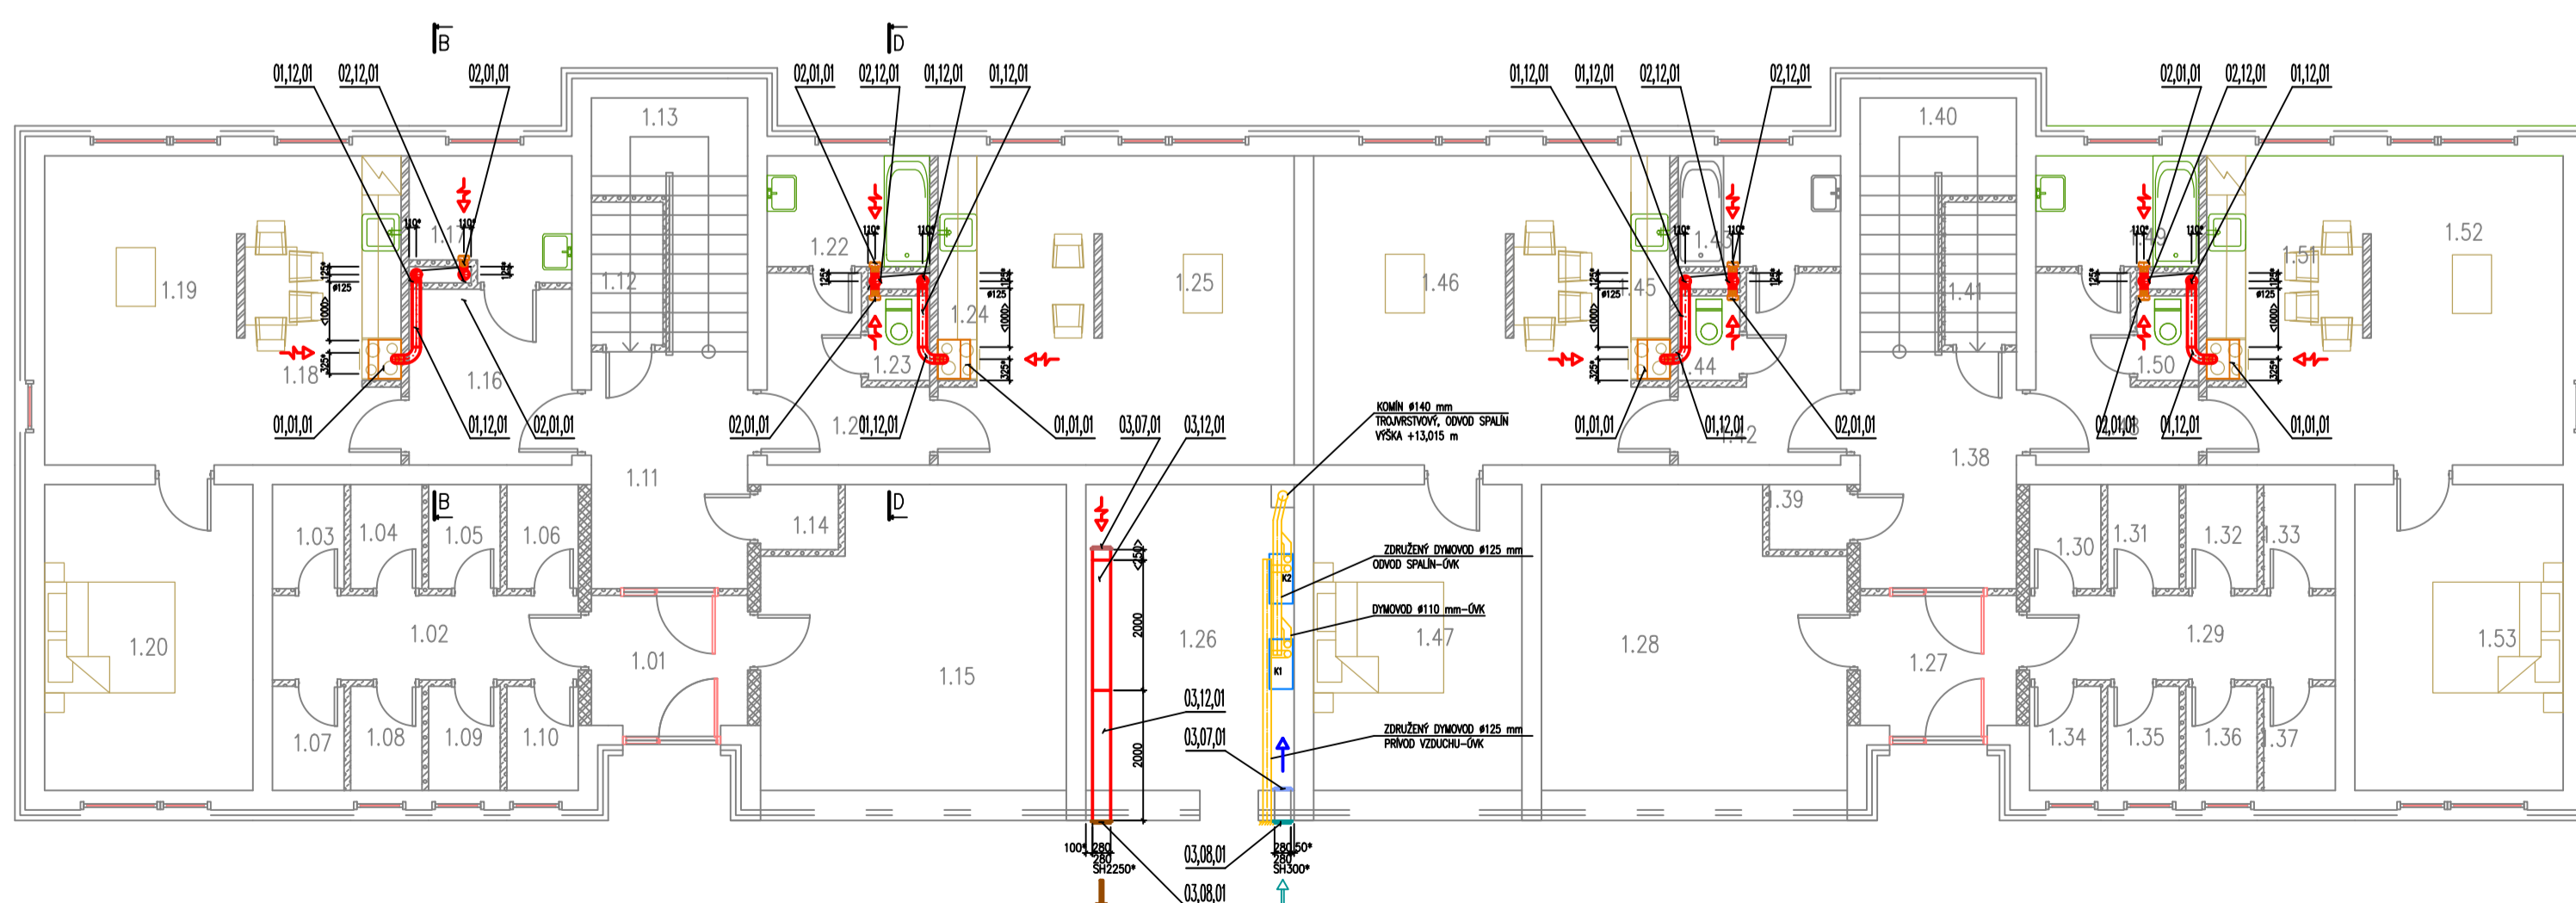

POZNÁMKA:
 PODLA VÝKRESU č.3

LEGENDA MIESTNOSTI:
 PODLA PROJEKTU STAVEBNÉHO RIEŠENIA

LEGENDA POTRUBIA VZT:
 — POTRUBIE PRE SANIE ČERSTVÉHO VZDUCHU
 — POTRUBIE PRE PRÍVOD UPRAVENÉHO VZDUCHU
 — POTRUBIE PRE ODVOD SKAZENÉHO VZDUCHU
 — POTRUBIE PRE VÝTLAK SKAZENÉHO VZDUCHU DO VONKU
 — PROTIPÓŽIARNE CHRÁNENÉ POTRUBIE

PROJEKTOVÁ DOKUMENTÁCIA NENAHRADZUJE DIELENSKÚ A VÝROBNÚ DOKUMENTÁCIU DODÁVATEĽA.

VYPRACOVAL: P. MARUŠA	STAVBA: SABINOV – 4x16BJ NÁJOMNÉ BYTOVÉ DOPY UL. MLYNSKÁ	STAVOPROJEKT s.r.o.	
PROJEKTANT: P. MARUŠA	OBJEKT: SO 01 BYTOVÝ DOM A1	Jarkov 31, 080 01 Prešov www.stavoprojekt.sk	
ZODP. PROJEKTANT: ING. ARCH. J. KRASNAY	ČASŤ: D-STAVEBNÁ	DÁTUM: 11/2015	FORMÁT: 4xA4
VEDÚCI PROJEKTANT: ING. ARCH. J. KRASNAY	DIEL: VZDUCHOTECHNIKA	STUPEŇ: RP	ZAK.Č.: 15 100
	OBSAH: PÔDORYSY 1.NP, 2.NP, 3.NP	KÓTY V: MM	PRÍL.Č.: 2
		MIERKA: 1:100	