


POZNÁMKA:

PRESNÉ UMIESTNENIE, VÝŠKOVÉ A POLOHOVÉ OSADENIE A UPEVNENIE VZDUCHOTECHNICKÝCH ZARIADENÍ VČÍTANE VZT POTRUBIA SA UPRESNÍ PRED MONTÁŽOU PO ZAMERANÍ STAVEBNÝCH KONŠTRUKCII A PREVEDENÍ KOORDINÁCIE SO VŠETKÝMI DOTKNUTÝMI PROFESIAMÍ A PO ODSÚHLASENÍ VEDÚCIM PROJEKTANTOM-PREVEDIE ŠEFMONTÉR SPOLOČNE SO STAVBYVEDÚCIM PRÍPADNE S POVERENÝM ZÁSTUPCOM INVESTORA .
PRESNÉ UMIESTNENIE ODSÁVAČOV PÁR A ODVODNÝCH VENTILÁTOROV OSADENÝCH V JEDNOTLIVÝCH VETRANÝCH PRIESTOROCH, ZARIADENIA Z1 AŽ Z3 SA UPRESNÍ VČÍTANE PREVEDENIA POTREBNÝCH ÚPRAV PODLA POŽIADAVIEK INTERIEROVÉHO RIEŠENIA PRÍPADNE PODLA UPRESNENIA UŽIVÁTELA BYTU.
POTREBNÉ ÚPRAVY VEDENIA STÚPAČIEK VZT POTRUBÍ SA PREVEDÚ PRED MONTÁŽOU PO KOORDINÁCII S POTRUBNÝMI ROZVODMI OSTATNÝCH PROFESII.
ZVISLÉ VZDUCHOTECHNICKÉ ROZVODY BUDÚ PREVEDENÉ VODOTESNE A V SPODNEJ ČASTI ZASLEPENÉ A BUDE TAM RIEŠENÝ ODVOD KONDENZÁTU, KTORÝ SA ZAUSTÍ DO NAJBLIŽIEHO ROZVODU ZTI POMOCOU PROTIZÁPACHOVÉHO UZÁVERU.
OVLÁDANIE CHODU ODVODNÝCH VENTILÁTOROV V SPOLOČNÝCH PRIESTOROCH SA PREVEDIE SPOLOČNE S OSVETLENÍM S MOŽNOSŤOU RUČNÉHO SPUSTENIA S ČASOVÝM DOBEHOM.
OVLÁDANIE CHODU ODVODNÝCH VENTILÁTOROV V KÚPELNIACH A VO WC SA PREVEDIE POMOCOU VYPÍNAČOV S KONTROLKOU OSADENÝCH VEDLA VYPÍNAČOV OSVETLENIA.
POTRUBNÉ ROZVODY VZT OZNAČENÉ — BUDÚ OPATRENÉ PROTIPOŽIARNOU ISOLÁCIOU.
KÓTY OZNAČENÉ * SÚ PRIBLIŽNÉ A UPRESNIA SA PRI MONTÁŽI.
DĹŽKOVÉ ROZMERY POTRUBIA OZNAČENÉ < > SA UPRAVIA PODLA POTREBY PRI MONTÁŽI.
TEPELNÁ ISOLÁCIA A NÁTERY POTRUBNÝCH ROZVODOV SA PREVEDÚ PODLA POKYNOV V TS A ZzAR POTRUBNÉ ROZVODY VZT BUDÚ UPEVNŇOVANÉ NA TYPOVÝCH ZÁVESOCH UPEVNENÝCH NA PODLAHU PRÍSLUŠNÉHO PODLAŽIA ALEBO STROPU A PRI MONTÁŽI SA PRÍPADNE PREVEDÚ POTREBNÉ NOSNÉ KONŠTRUKCIE.
OTVORY V STAVEBNÝCH KONŠTRUKCIACH MUSIA BYŤ VACŠIE O 50 mm NA KAŽDÚ STRANU AKO JE ROZMER VZT ZARIADENIA ALEBO POTRUBIA PRECHADZAJÚCEHO CEZ STAVEBNÚ KONŠTRUKCIU. PO OSADENÍ VZT ZARIADENIA ALEBO POTRUBIA PRESTUP JE POTREBNÉ DOKONALE UTESNÍŤ ALEBO DOBETONOVAŤ -
- PREVEDIE VČÍTANE VYSRAVENIA STAVEBNEJ KONŠTRUKCIE DODÁVATEL STAVEBNÝCH PRÁČ.
DODÁVATEL STAVBY MUSÍ PREŠTUDOVAŤ CELÚ PROJEKTOVÚ DOKUMENTÁCIU A V PRÍPADE ZISTENIA NEDOSTATKOV NA NE UPOZORNIŤ. PRED KAŽDÝM REALIZAČNÝM PROCESOM PREŠTUDOVAŤ DOTKNUTÉ, SÚVISIACE ČASTI PROJEKTOVEJ DOKUMENTÁCIE STAVEBNEJ ČASTI A OSTATNÝCH PROFESII.
PRI MONTÁŽNÝCH PRÁČACH JE NUTNÉ DODRŽAŤ BEZPEČNOSŤ PRÁČE A SÚVISIACE PREDPISY PRÍČOM VŠETKY PRÁČE PREVÁDZAŤ POD DOZOROM POVERENÝCH PRACOVNÍKOV DODÁVATEĽA.
PRI OSADZOVANÍ STROJNÉHO VZT ZARIADENÍ DODRŽIAVAŤ POKYNY A NÁVODY VÝROBCOV ZARIADENÍ
PROJEKTANT VZT NENESIE ŽIADNÚ ZODPOVEDNOSŤ ZA ZMENY USKUTOČNENÉ PRI REALIZÁCII STAVBY BEZ JEHO PÍSMENNÉHO SÚHLASU !

LEGENDA POTRUBIA VZT:

- POTRUBIE PRE SANIE ČERSTVÉHO VZDUCHU
- POTRUBIE PRE PRÍVOD UPRAVENÉHO VZDUCHU
- POTRUBIE PRE ODVOD SKAZENÉHO VZDUCHU
- POTRUBIE PRE VÝTLAK SKAZENÉHO VZDUCHU DO VONKU
- PROTIPOŽIARNE CHRÁNENÉ POTRUBIE

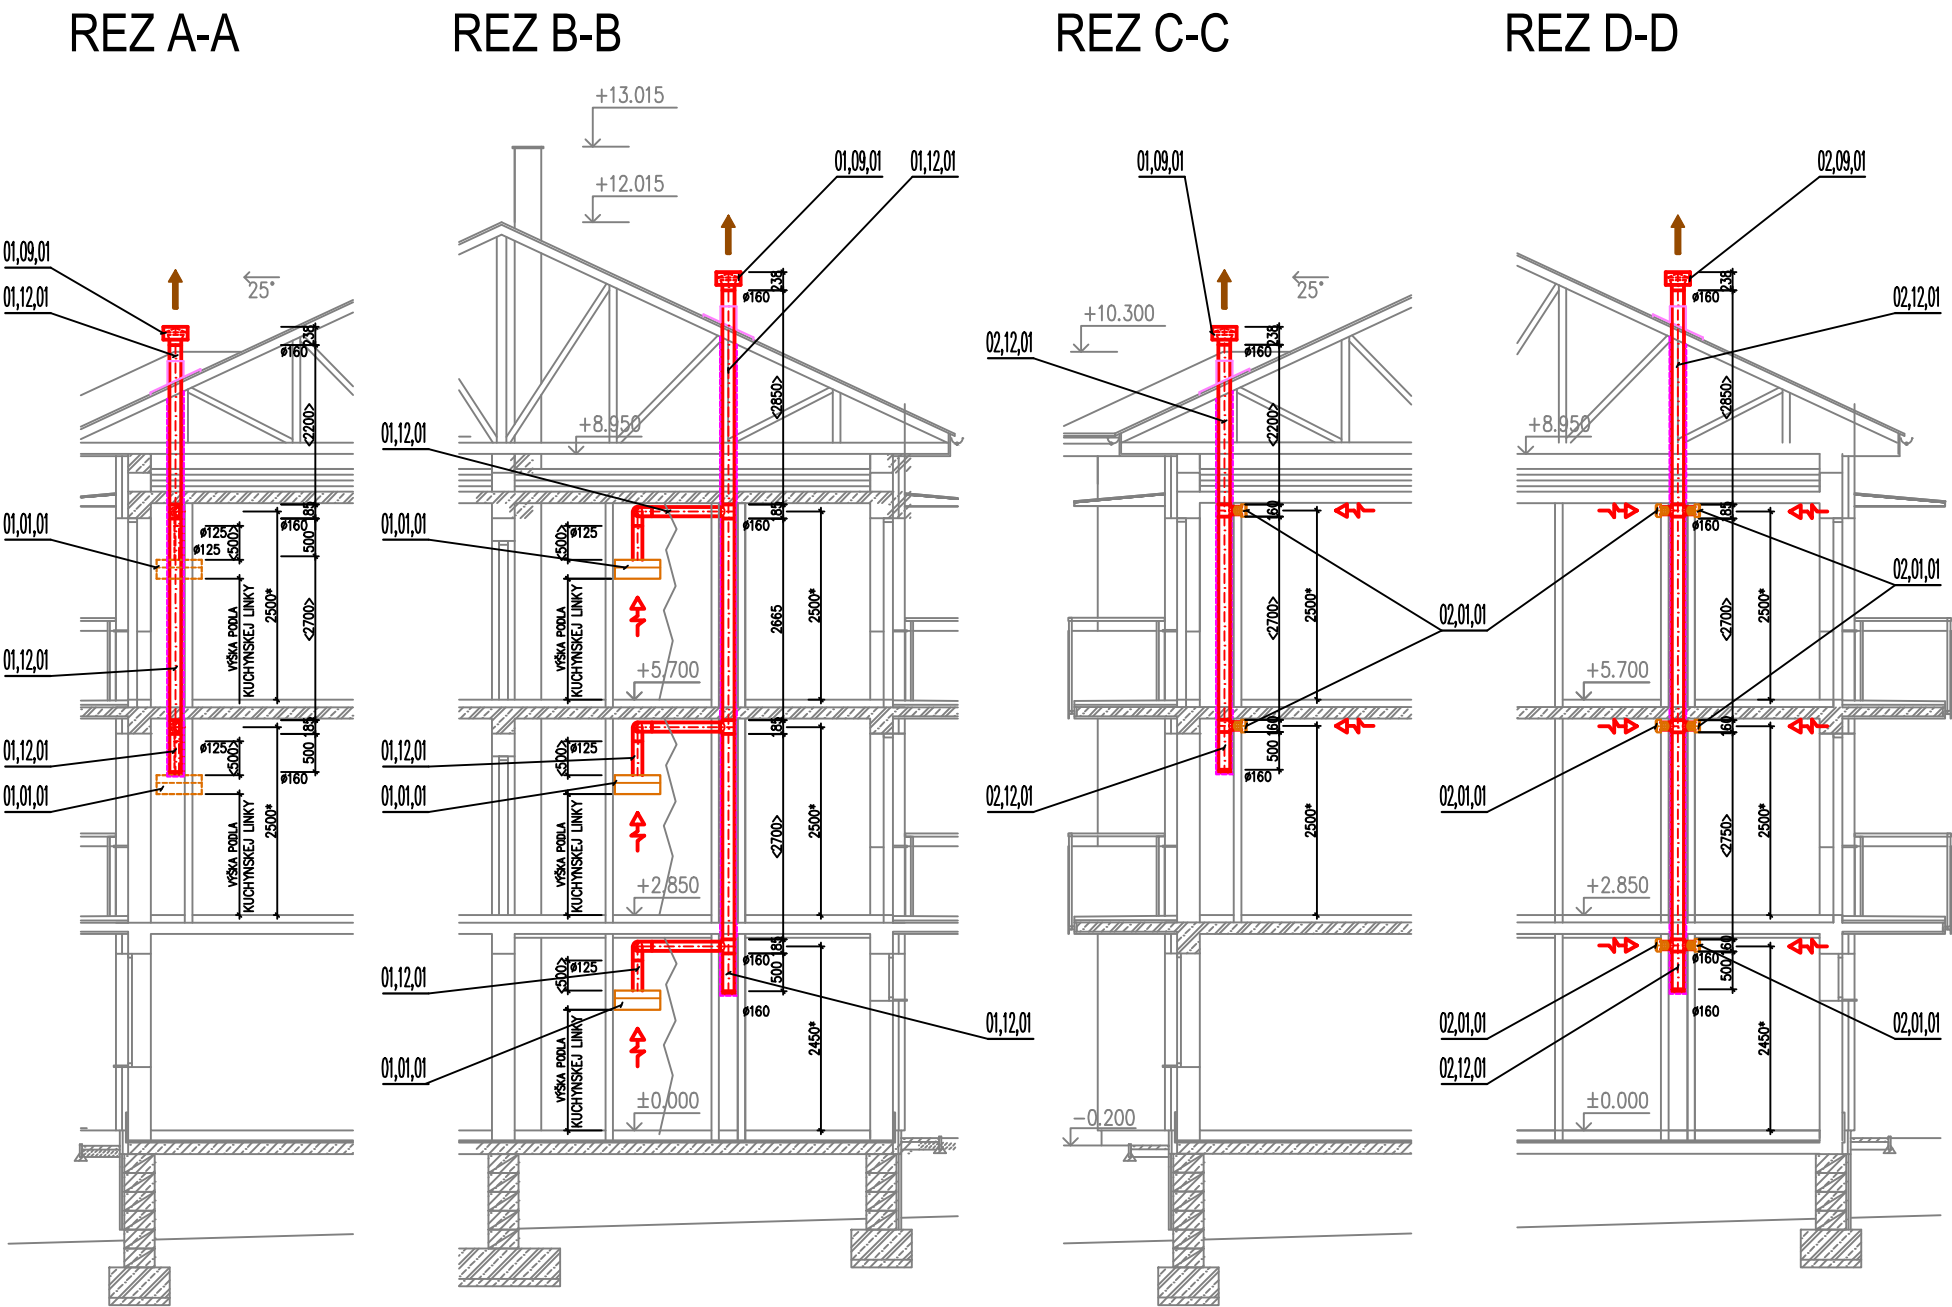

VYPRACOVAL: P. MARUŠA	STAVBA: SABINOV –4x16BJ NÁJOMNÉ BYTOVÉ DOMY UL. MLÝNSKÁ	STAVOPROJEKT s.r.o. Jarková 31, 080 01 Prešov www.stavoprojekt.sk	
PROJEKTANT: P. MARUŠA	OBJEKT: SO 01 BYTOVÝ DOM A1		
ZODP. PROJEKTANT: ING. ARCH. J. KRASNAY	ČASŤ: D-STAVEBNÁ	DÁTUM: 11/2015	FORMÁT: 2xA4
VEDÚCI PROJEKTANT: ING. ARCH. J. KRASNAY	DIEL: VZDUCHOTECHNIKA	STUPEŇ: RP	ZAK.Č.: 15 100
	OBSAH: REZ A–A, B–B, C–C, D–D	KÓTY V: MM	PRÍL.Č.: 3
		MIERKA: 1:100	